


Согласовано

Ваш инд. №

Подпись и дата




Инд. № подл.

Данные питающей сети		Ввод от трансформатора ТМГ-400/6/0,4	
Широкодиапазонный распределительный пункт	Тип И _н , А расцепитель, А		
	Тип, напряжение, сечение (шинопровода) расчетный ток, А Установленная мощность, кВт		
Аппарат отключающей линии	Тип И _н , А расцепитель или плавкая вставка, А		
Марка и сечение проводника	Маркировка или длина участка сети, м		
Пусковой аппарат	Тип И _н , А расцепитель автомата уставка, А нагревательный элемент теплового реле, уставка, А		
	Марка и сечение проводника		

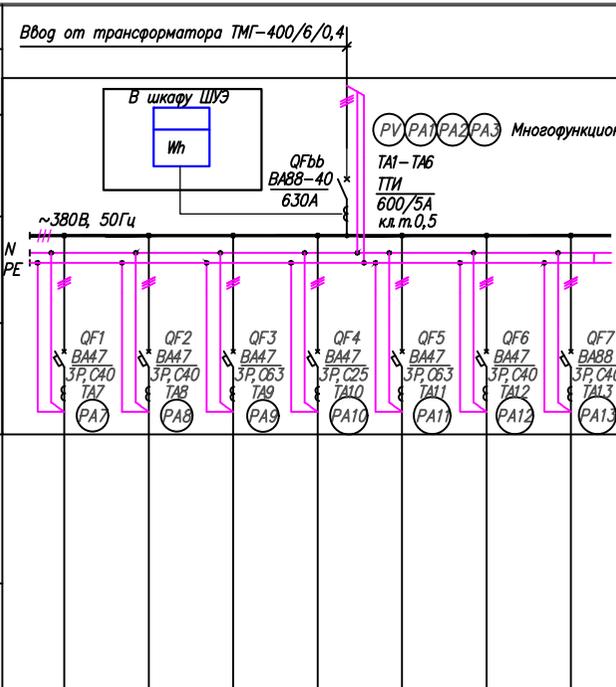

Электроприемник	Условное обозначение на плане							
	Номер по плану							
	Руст, кВт / Рр, кВт	15	15	22,4	5	16,5	-	136
	Расчетный ток, А	26,84	26,84	40,09	8,95	47	-	244,1
	Наименование	СП-1	СП-2	Система электроосвещения сооружения 442	Силовой щит склада	Силовой щит ЦР (СФЗ) сооружения 442	Резерв	Система кондиционирования ПВР-1

Изм.	Кол.уч.	Лист	№ док.	Подп.	Дата	Стадия	Листов	Лист
Разраб.	Лоншаков А.А.							
Проверил	Шкотских Р.А.							
Нач. отд.						НКУ-ЭТ-1-05-630-УИИ.		
Н.контр.						Схема однолинейная электрическая принципиальная		
						ООО "ЭЛЕКТРОТЕХНОЛОГИИ"		

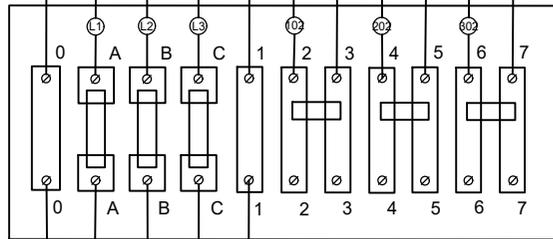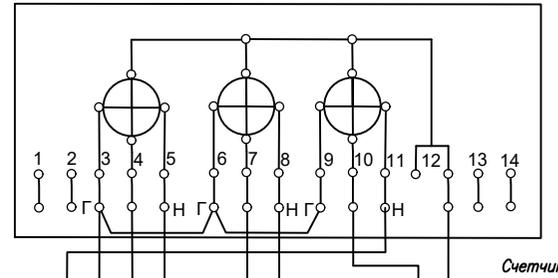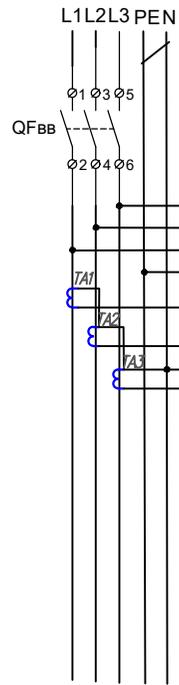

Коробка испытательная переходная 1 (КИП1)

Согласовано


Взам. инв. №

Подпись и дата

Инв. № подл.

Изм.	Кол.уч.	Лист	№ док.	Подп.	Дата	*		
Разраб.				Лоншаков А.А.		Стадия	Листов	Лист
Проверил				Шкотских Р.А.		Р	3	1
Нач. отд.						НКУ-ЭТ-1-05-630-УИЛ.		
Н.контр.						Схема подключения КИП1, счетчика		
						ООО "ЭЛЕКТРОТЕХНОЛОГИИ"		

Формат А4

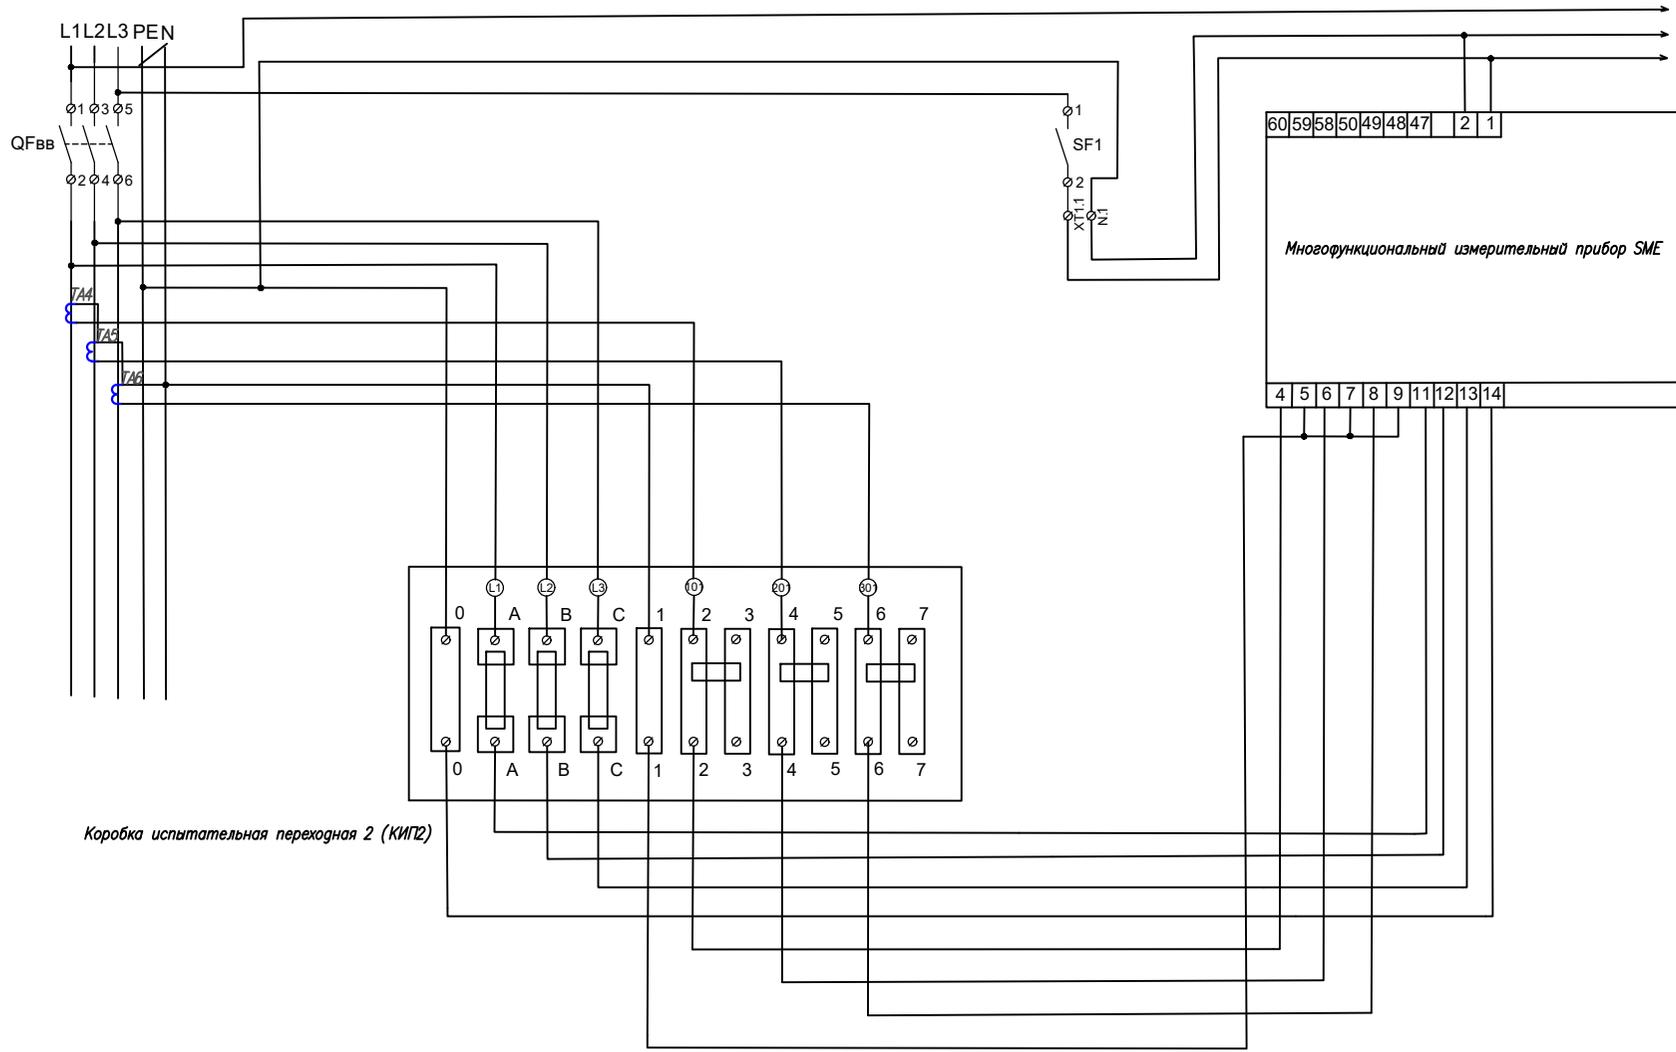

Коробка испытательная переходная 2 (КИП2)

Согласовано

Взам. инв. №

Подпись и дата

Инв. № подл.

Изм.	Кол.уч.	Лист	№ док.	Подп.	Дата	*		
Разраб.				Лоншаков А.А.		Стадия	Листов	Лист
Проверил				Шкотских Р.А.		Р	3	2
Нач. отд.						ООО "ЭЛЕКТРОТЕХНОЛОГИИ"		
Н. контр.						Формат А4		


НКУ-ЭТ-1-05-630-УХИА.
 Схема подключения КИП2,
 многофункционального измерительного
 прибора SME

Согласовано

Взам. инв. №

Подпись и дата

Инв. № подл.

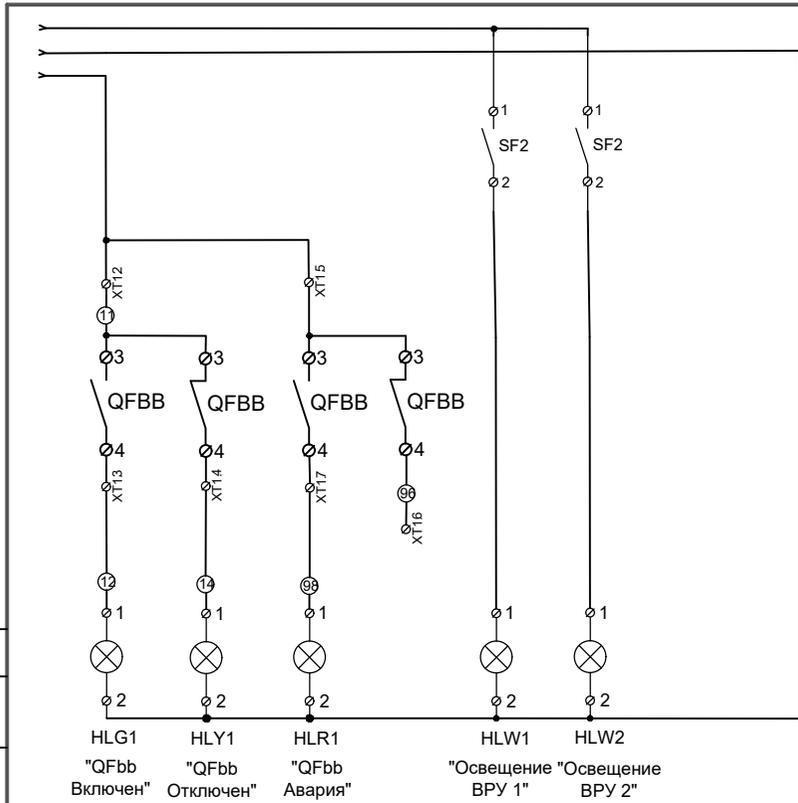

Изм.	Кол.уч.	Лист	№ док.	Подп.	Дата			
						*		
Разраб.	Лоншаков А.А.					Стадия	Листов	Лист
Проверил	Шкатских Р.А.					Р	3	3
Нач. отд.						НКУ-ЭТ-1-05-630-УХЛ. Схема подключения индикации вводного автомата QFbb, освещения ВРУ		
Н.контр.								

Формат А4