


Согласовано

Взам. инв. №

Подпись и дата

Инв. № подл.

Данные питающей сети	
Шинораспределительный пункт	Тип Iч, А расцепитель, А
	Тип, напряжение, сечение (шинопровода) расчетный ток, А Установленная мощность, кВт
Аппарат отходящей линии	Тип Iч, А расцепитель или плавкая вставка, А
Марка и сечение проводника	Маркировка или длина участка сети, м
Пусковой аппарат	Тип Iч, А расцепитель автомата уставка, А нагревательный элемент теплового реле, уставка, А
Марка и сечение проводника	Маркировка или длина участка сети, м
Электроприемник	Условное обозначение на плане
	Номер по плану
	Руст. кВт / Рр. кВт
	Расчетный ток, А
	Наименование

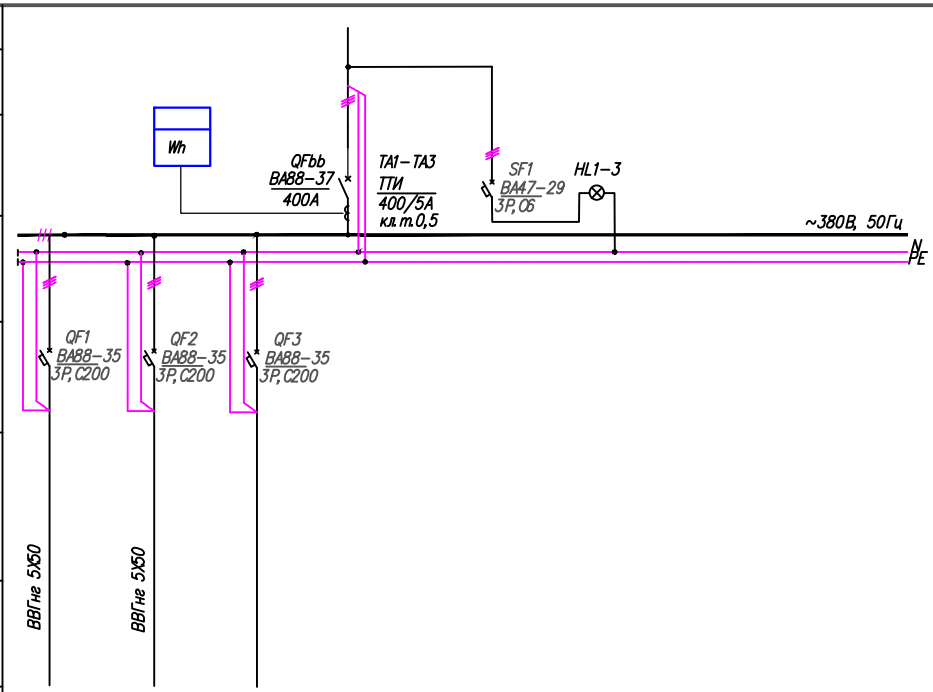

BBГне 5х50			
BBГне 5х50			

						Столовая на 50 посадочных мест		
Изм.	Кол.уч.	Лист	№ док.	Подп.	Дата	Стадия	Листов	Лист
Разраб.	Лоншаков					Р	1	1
Проверил	Шкотских							
Нач. отд.								
Н. контр.								
						НКУ-ЭТ-01-05-400-УПД. Схема ВРУ однолинейная электрическая принципиальная		
						ООО "ЭЛЕКТРОТЕХНОЛОГИИ"		

Формат А4