

Данные питающей сети

Тип
I, А
расцепитель, А

Тип, напряжение,
сечение (шинопровода)
расчетный ток, А
Установленная мощность, кВт

Тип
I, А
расцепитель или
плавкая вставка, А

Марка и сечение
проводника

Маркировка
или длина
участка
сети, м

Тип
I, А
расцепитель автомата
уставка, А
нагревательный элемент
теплового реле, уставка, А

Марка и сечение
проводника

Маркировка
или длина
участка
сети, м


Условное обозначение
на плане

Номер по плану

Руст. кВт / Рр. кВт

Расчетный ток, А

Наименование

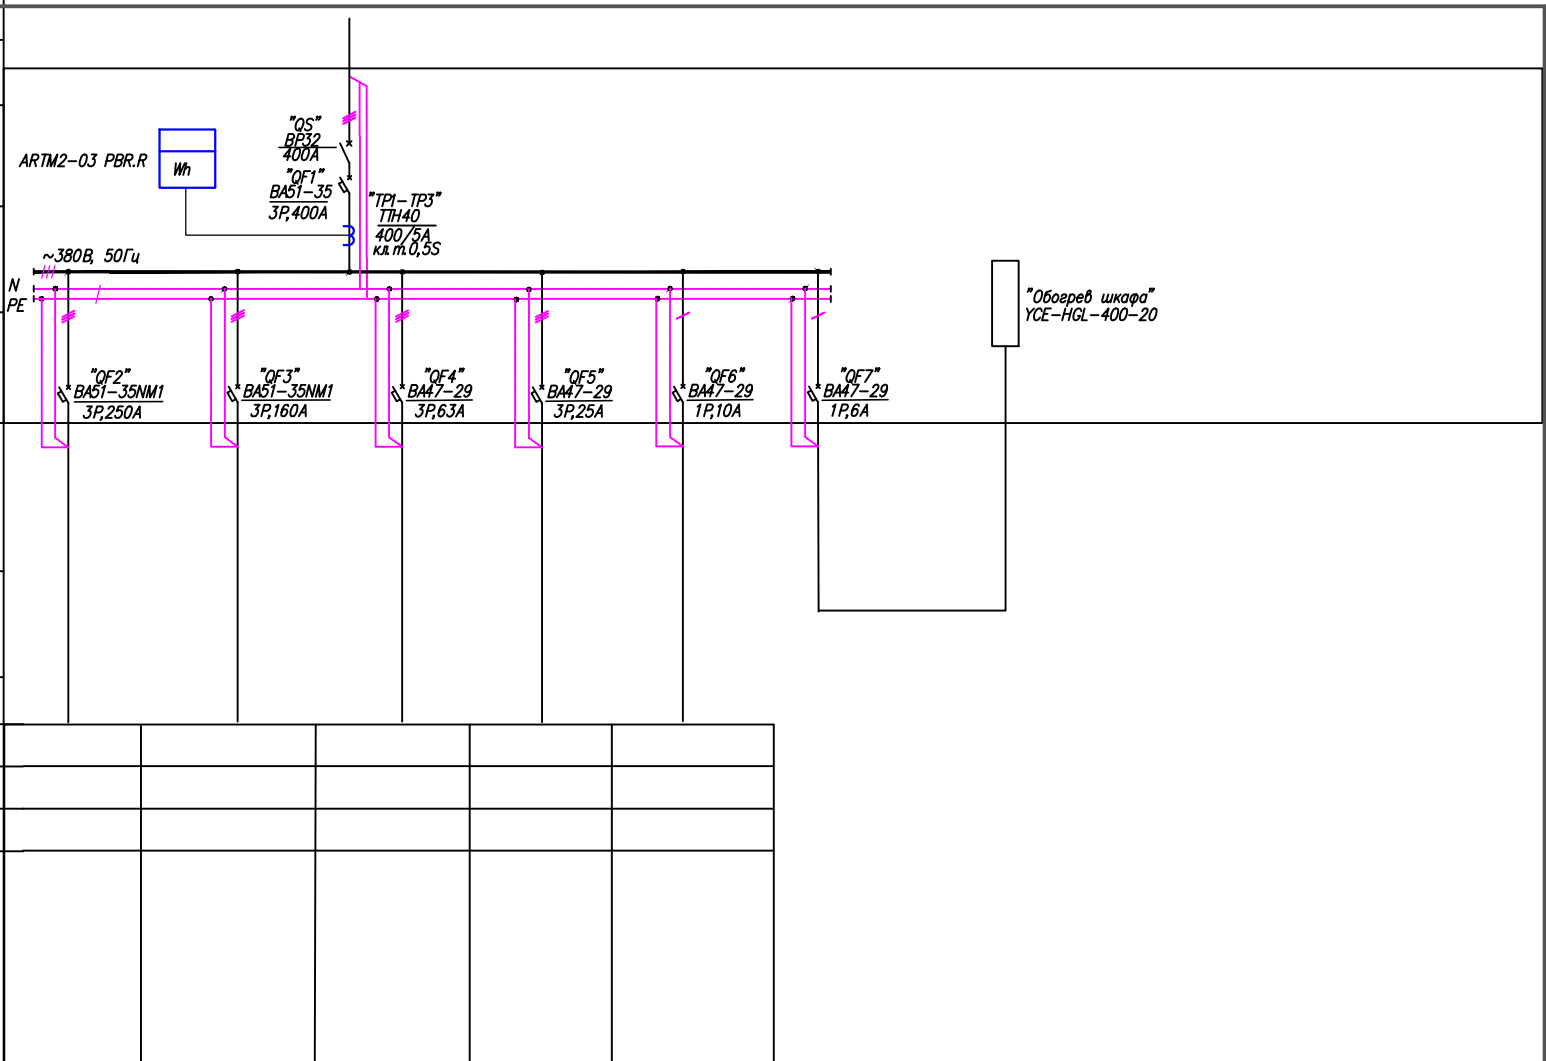

Согласовано

Взам. инв. №

Подпись и дата

Инв. № подл.

Изм.	Кол.уч.	Лист	№ док.	Подп.	Дата				
Разраб.		Лоншаков	А.А.						
Проверил		Шкотских	Р.А.						
Нач. отд.									
Н. контр.									
Шкаф распределения энергии 380/220В навесного исполнения Схема однолинейная электрическая принципиальная							Стадия	Листов	Лист
							Р		